


|     |                      |  |    |        |                  |
|-----|----------------------|--|----|--------|------------------|
| 工事名 | 丸亀市第二学校給食センター厨房機器等購入 |  | 図面 | 米飯棟平面図 |                  |
|     | 丸亀市教育部学校給食センター       |  | 縮尺 | 1/100  | 設計年月日<br>平成23年3月 |
|     |                      |  |    |        | 図面番号<br>K-04     |

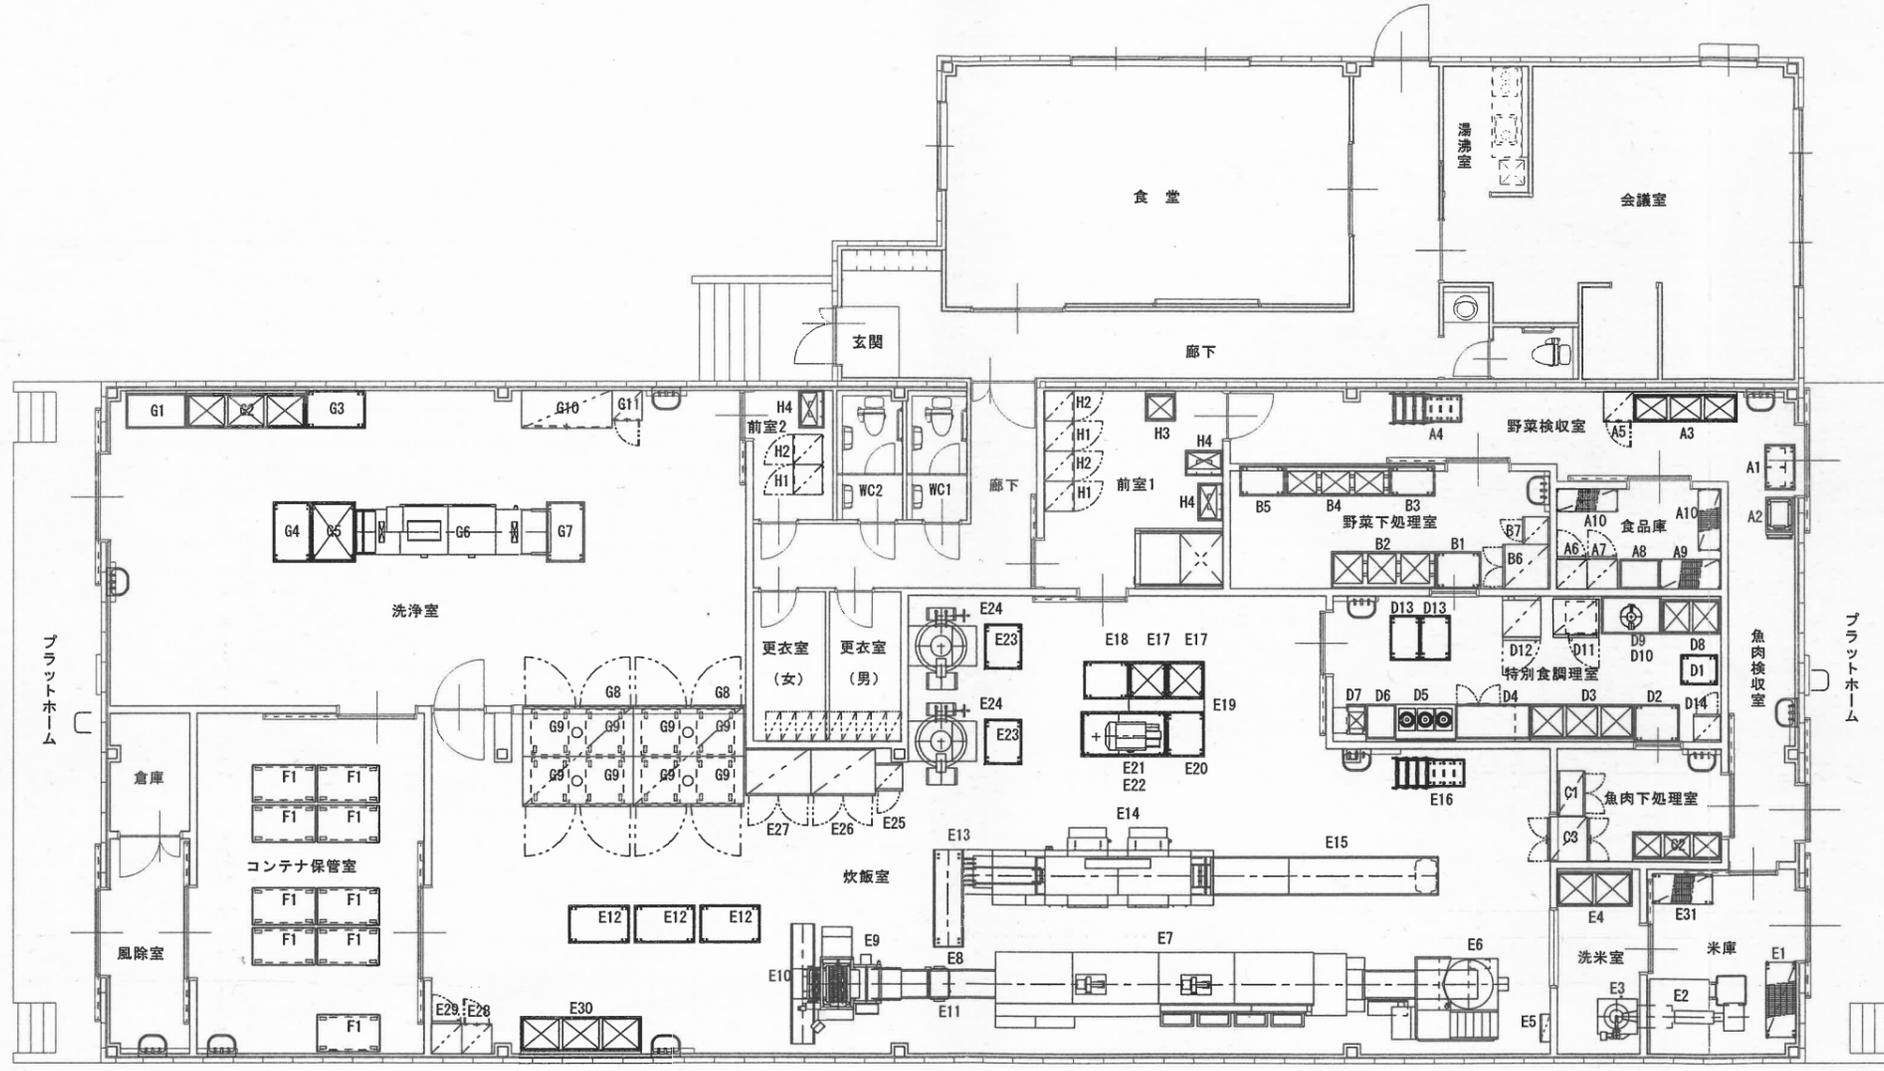

米飯棟平面図 縮尺：1/100